



Oznaczenie sprawy **7/1132/2012**

Załącznik nr 2 do Specyfikacji Istotnych Warunków Zamówienia

Plany inwentaryzacyjne Gmachu Instytutu Techniki Ciepłej, Hala C

dla zamówienia publicznego prowadzonego w trybie

PRZETARGU NIEOGRANICZONEGO

o wartości szacunkowej poniżej 200.000 EURO na:


Projekt robót budowlanych przystosowujących pomieszczenia i instalacje Instytutu Techniki Ciepłej Politechniki Warszawskiej w związku z projektem „Modernizacja i budowa nowej infrastruktury naukowo badawczej Wojskowej Akademii Technicznej i Politechniki Warszawskiej na potrzeby wspólnych numeryczno doświadczalnych badań lotniczych silników turbinowych” nr POIG.02.02.00-14-022/09 – wraz z przygotowaniem odpowiednich dokumentów i zgłoszeniem robót budowlanych, dla Instytutu Techniki Lotniczej i Mechaniki Stosowanej Wydziału Mechanicznego Energetyki i Lotnictwa Politechniki Warszawskiej

Postępowanie, którego dotyczy niniejszy dokument oznaczone jest znakiem:

7/1132/2012.




Oznaczenie sprawy 7/1132/2012

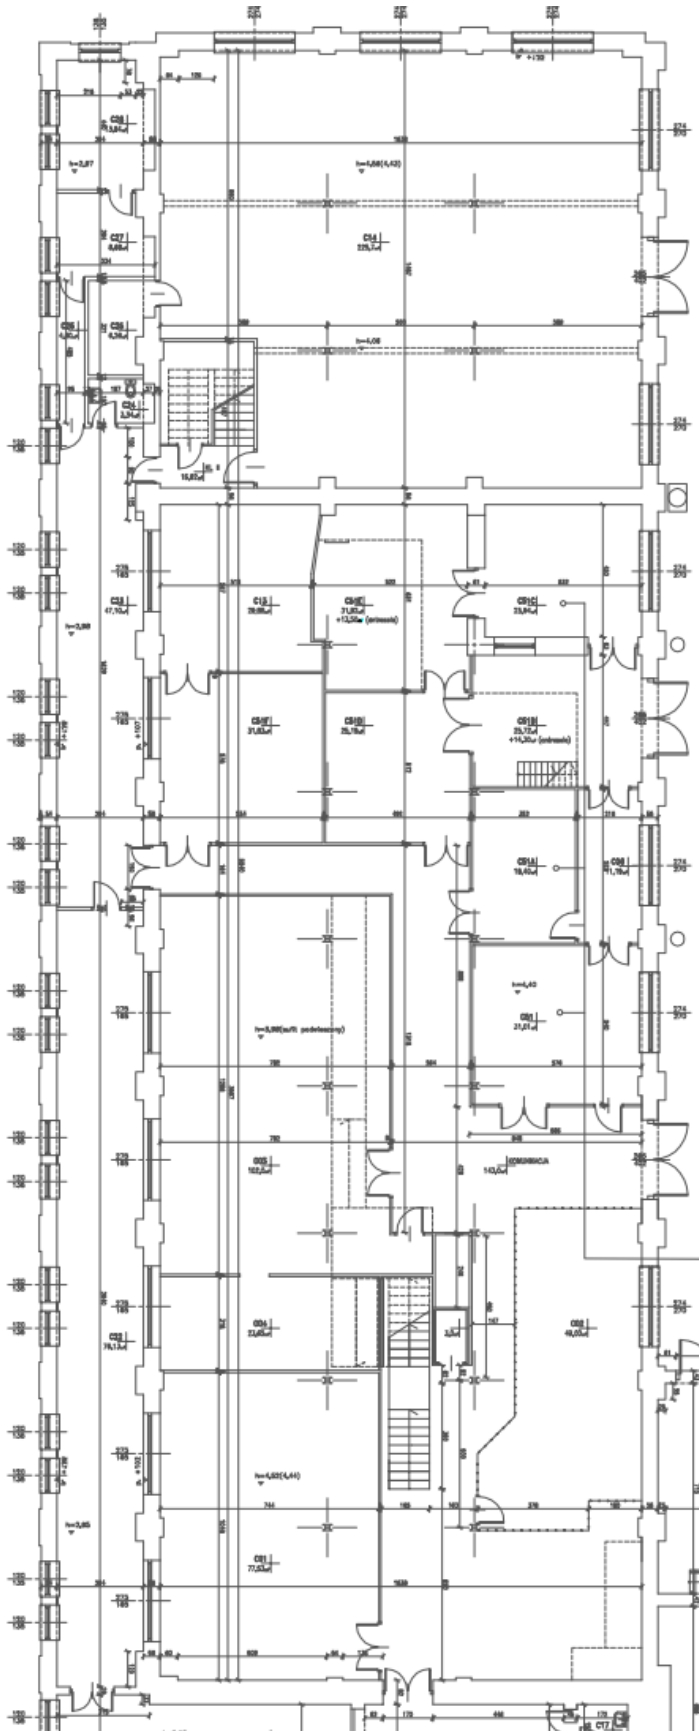

Hala C ITC, Parter



Oznaczenie sprawy 7/1132/2012

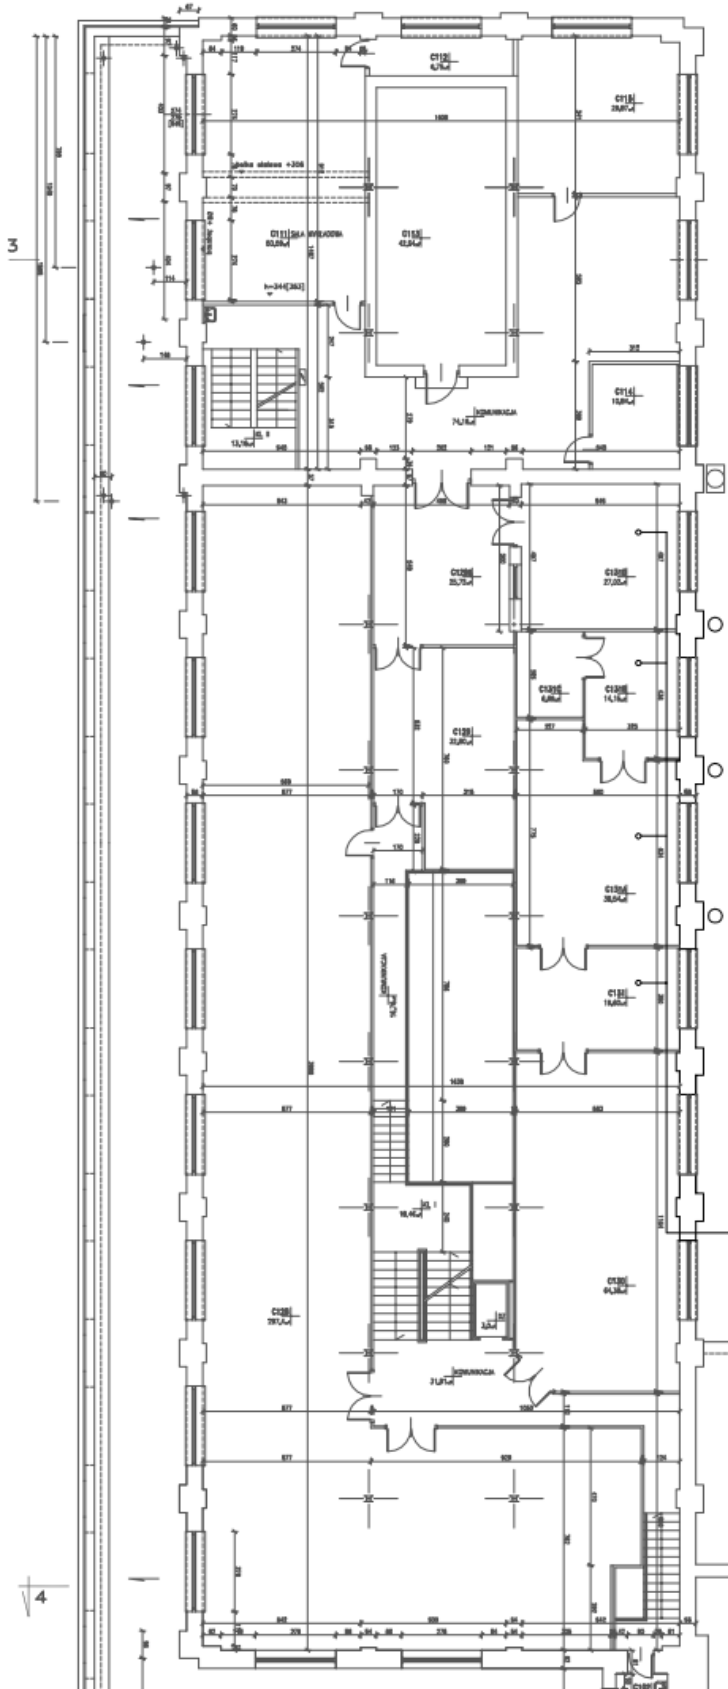

Hala C ITC, I piętro



Oznaczenie sprawy **7/1132/2012**

Załącznik nr 3 do Specyfikacji Istotnych Warunków Zamówienia

Wyciąg z Projektu powykonawczego modernizacji instalacji elektrycznej Gmachu Instytutu Techniki Ciepłej, dotyczący dostosowywanych pomieszczeń.

dla zamówienia publicznego prowadzonego w trybie

PRZETARGU NIEOGRANICZONEGO

o wartości szacunkowej poniżej 200.000 EURO na:


Projekt robót budowlanych przystosowujących pomieszczenia i instalacje Instytutu Techniki Ciepłej Politechniki Warszawskiej w związku z projektem „Modernizacja i budowa nowej infrastruktury naukowo badawczej Wojskowej Akademii Technicznej i Politechniki Warszawskiej na potrzeby wspólnych numeryczno doświadczalnych badań lotniczych silników turbinowych” nr POIG.02.02.00-14-022/09 – wraz z przygotowaniem odpowiednich dokumentów i ogłoszeniem robót budowlanych, dla Instytutu Techniki Lotniczej i Mechaniki Stosowanej Wydziału Mechanicznego Energetyki i Lotnictwa Politechniki Warszawskiej

Postępowanie, którego dotyczy niniejszy dokument oznaczone jest znakiem:

7/1132/2012.



Oznaczenie sprawy 7/1132/2012

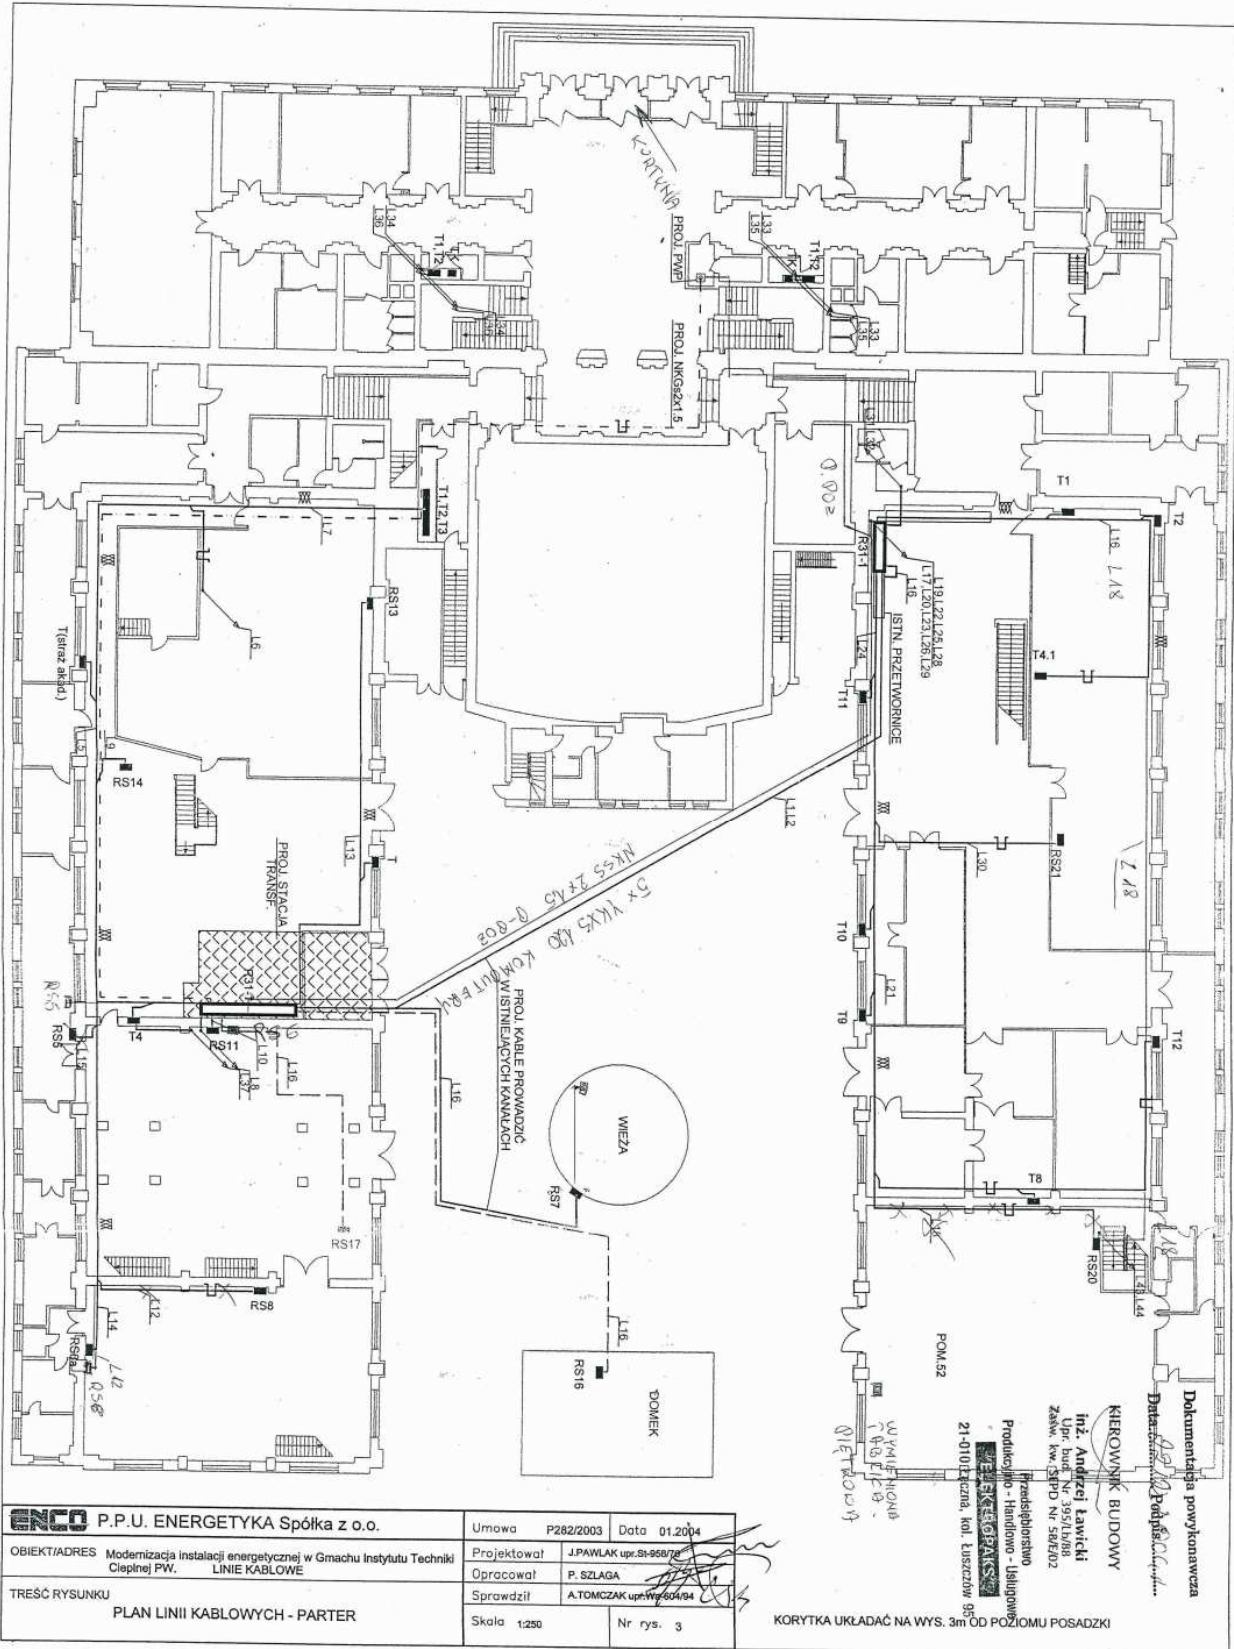

ENCO P.P.U. ENERGETYKA Spółka z o.o.	Umowa P282/2003	Data 01.2004
OBIEKT/ADRES Modernizacja instalacji energetycznej w Gmachu Instytutu Techniki Ciepłej PW. LINIE KABLOWE	Projektował J.PAWLAK upr.51-950/78	
TREŚĆ RYSUNKU PLAN LINII KABLOWYCH - PARTER	Opracował P. SZLAGA	
	Sprawdził A.TOMCZAK upr.117-604/04	
	Skala 1:250	Nr rys. 3


KORYTKA UKŁADAĆ NA WYS. 3m OD POZIOMU POSADZKI

KIEROWNIK BUDOWY
Inż. Andrzej Ławicki
ul. Bart. 55/57/59B
Zakm. Nr. 5815/02
Przebiegostwo
Produkcja - Handlowo - Usługowa
21-0101 Kieżma, kol. EUszczów 80

Dokumentacja powykonawcza
Data: 01.2004
Polska




Oznaczenie sprawy 7/1132/2012

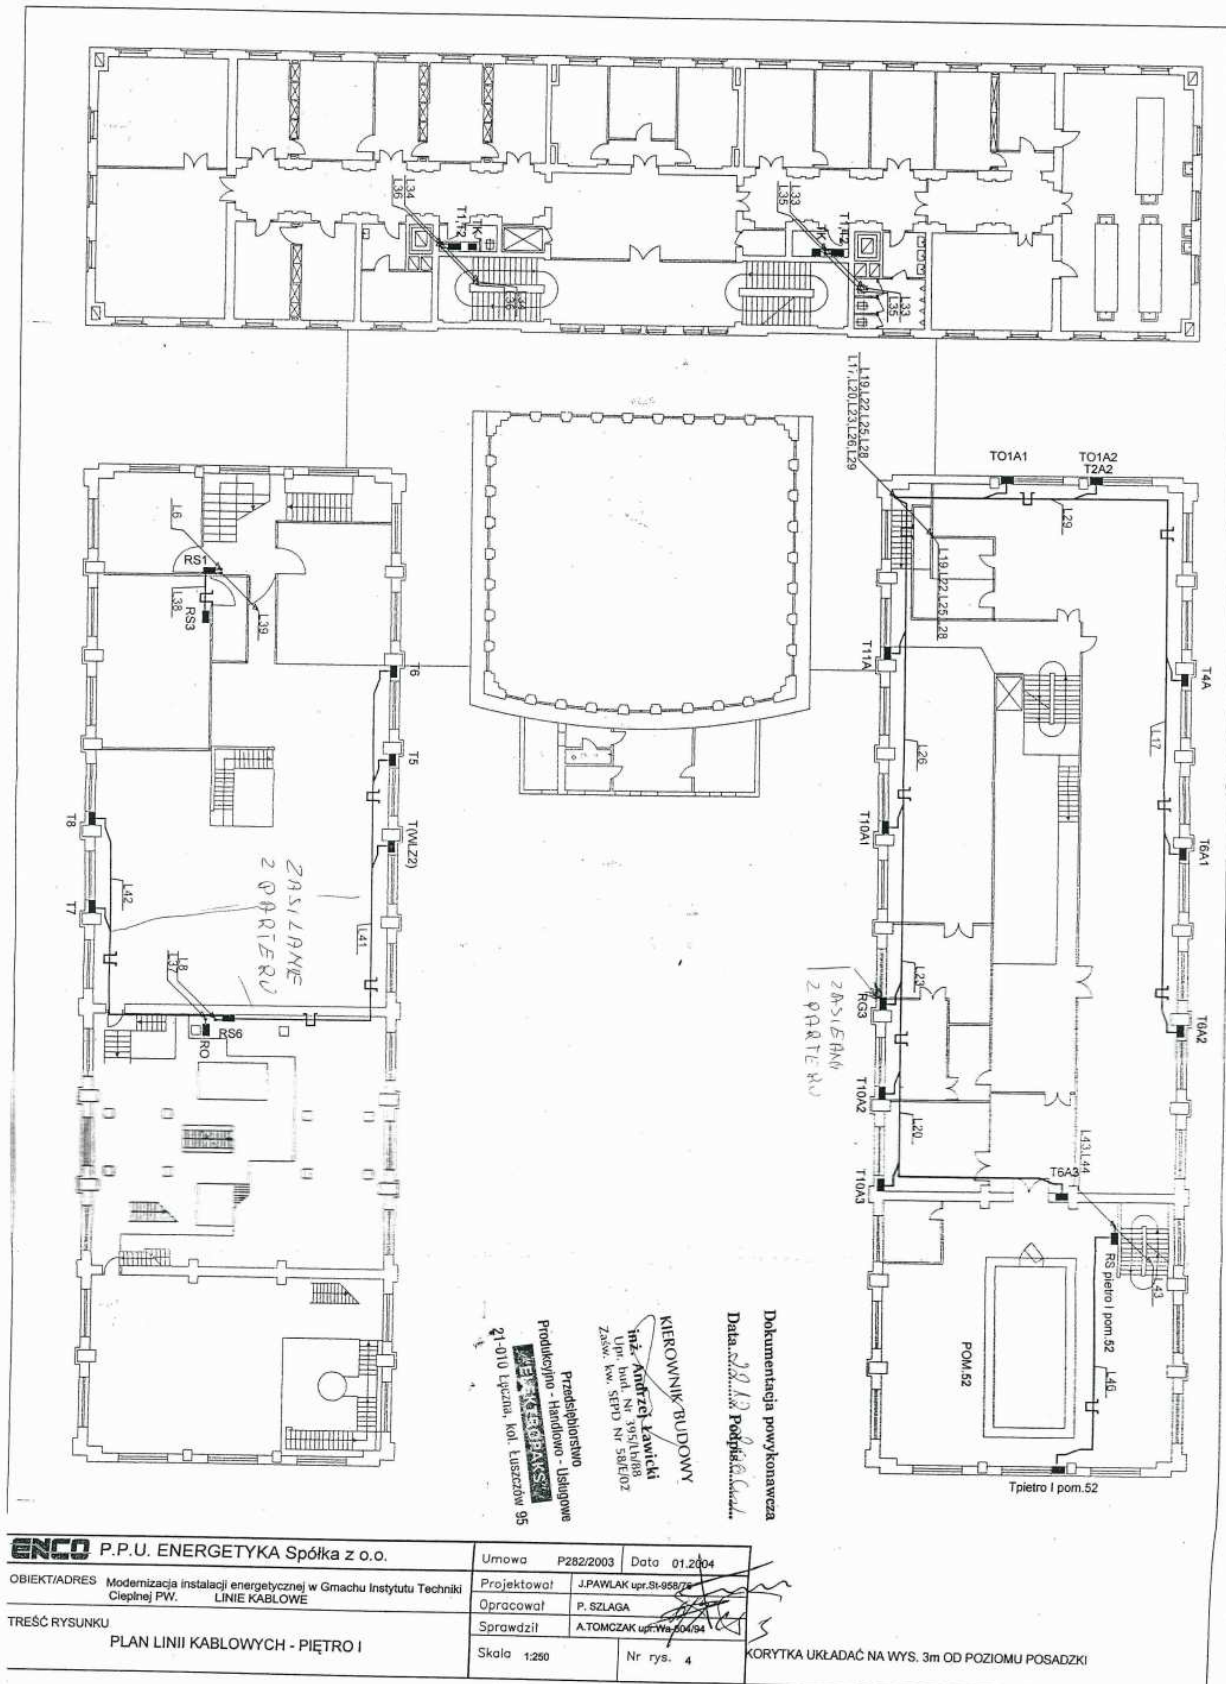



Oznaczenie sprawy 7/1132/2012

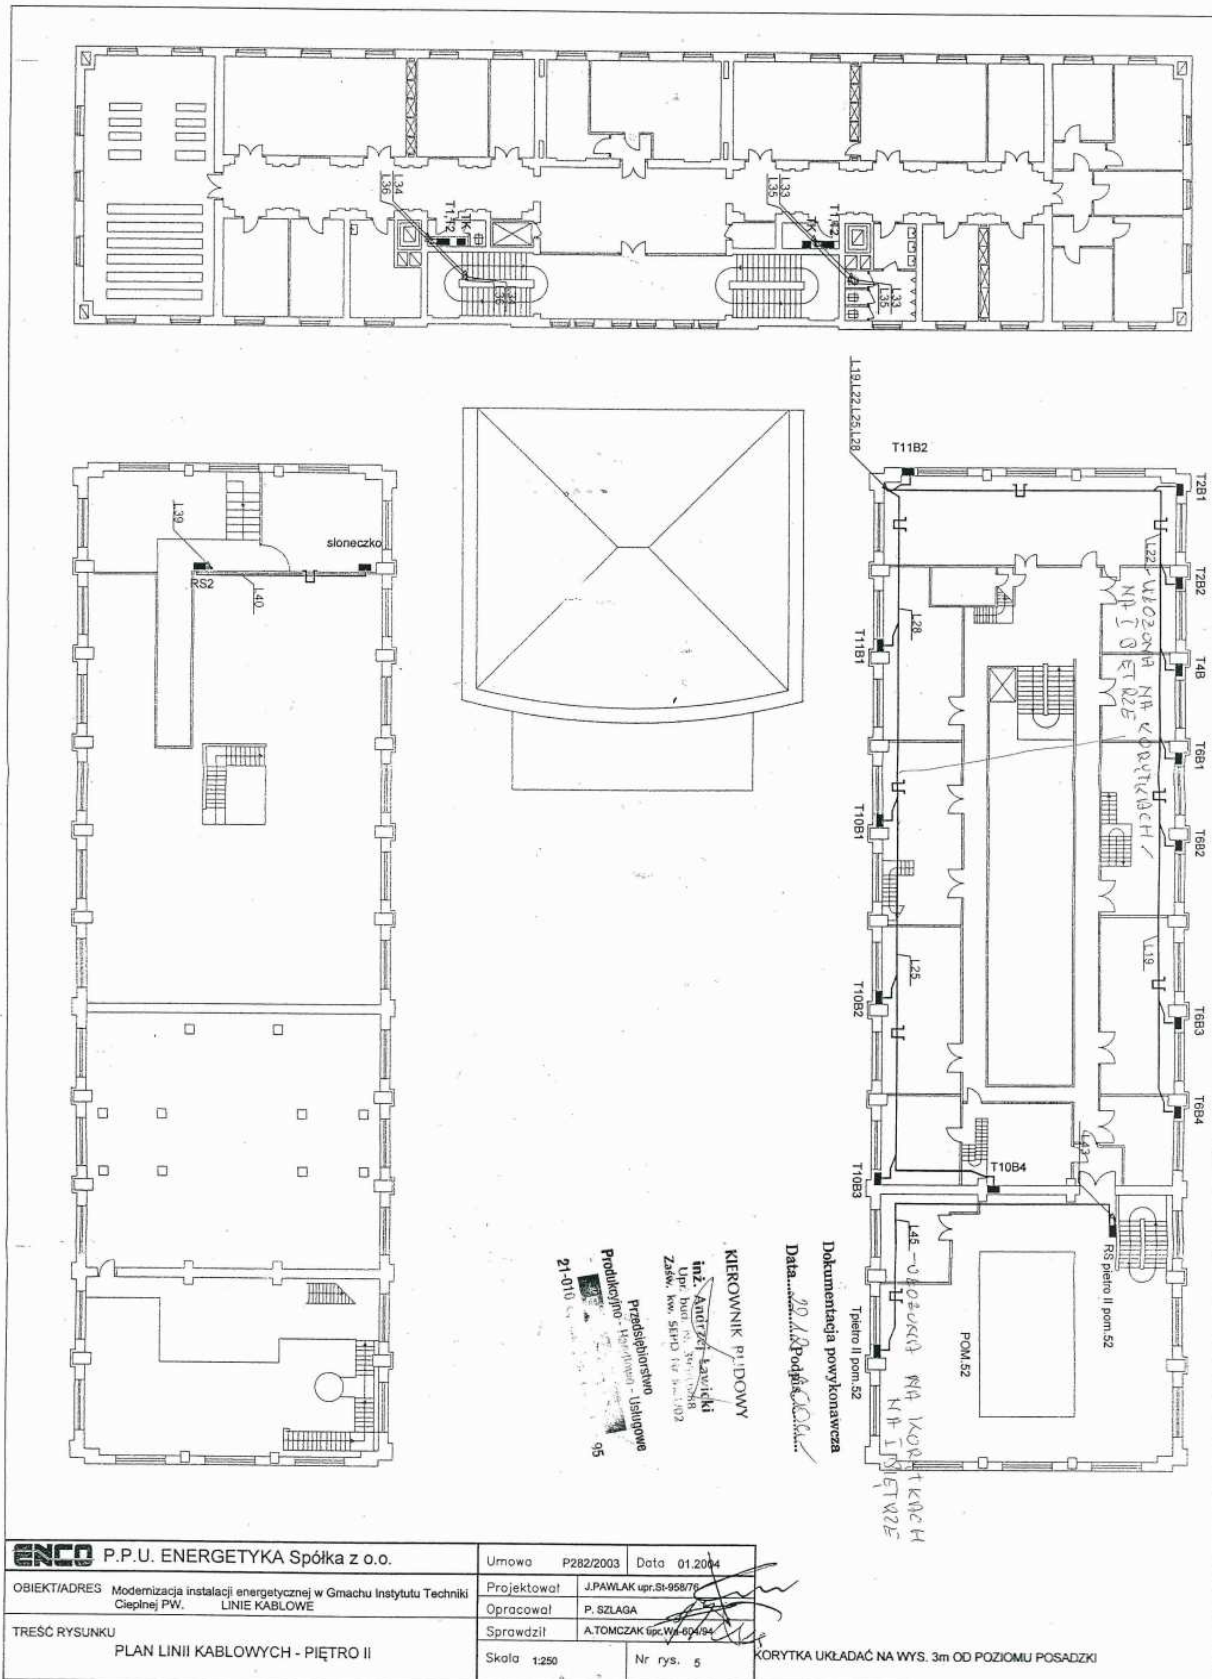

ENCO P.P.U. ENERGETYKA Spółka z o.o.		Umowa P282/2003	Data 01.2004
OBIEKT/ADRES Modernizacja instalacji energetycznej w Gmachu Instytutu Techniki Ciepłej PW. LINIE KABLOWE	Projektował	J.PAWLAK upr.SI-958/76	
	Opracował	P. SZLAGA	
TREŚĆ RYSUNKU PLAN LINII KABLOWYCH - PIĘTRO II	Sprawdził	A.TOMCZAK upr.Wy-604/94	
	Skala 1:250	Nr rys.	5

KORYTKA UKŁADAĆ NA WYS. 3m OD POZIOMU POSADZKI